



Comune di Salerno

Sportello Unico Ediliza

Zona Omogenea B1_5 - San Leonardo



Proprietà Rosa e Gerardo SACCO - Via San Leonardo n.134/B
Foglio 44 Particelle 388, 391, 394, 406, 408, 409, 462, 463 e 807

Tav. N.	Elaborato	scala
URB3bis	RETE IDRICA Particolari costruttivi	1:20 1:5

Soggetto Proponente Rosa SACCO Gerardo SACCO	Progettazione Urbanistica e Architettonica RUNA s.r.l. Società di Ingegneria e Urbanistica <i>dott. ing. Michele LUBRITTO</i>
--	--

Approvazione PUA _	Pubblicazione PUA _	Data Settembre 2014
--------------------	---------------------	------------------------



 RUNA s.r.l. Società di Ingegneria ed Urbanistica Viale Wagner, n°29 - Salerno tel. e fax 089/335122 e-mail: ing.michelelubritto@libero.it <small>Progettazione e Sviluppo</small>	I Progettisti <i>dott. ing. Michele LUBRITTO</i> <i>dott. ing. Alfonso ANNUNZIATA</i> <i>dott. ing. Angelo FORTUNATO</i> <i>arch. Roberta PASTORE</i>
---	--

IL COMMITTENTE, CON LA SOTTOSCRIZIONE DELL'ELABORATO, ACCETTA E CONDIVIDE INCONDIZIONATEMENTE TUTTE LE SCELTE PROGETTUALI, I MATERIALI, I COLORI E QUANTO ALTRO INERENTE IL PROGETTO DELL'OPERA PER CUI HA AFFIDATO L'INCARIC. OGGNI MODIFICA AL PROGETTO NON AUTORIZZATA IN FORMA SCRITTA DAL PROGETTISTA COSTITUISCE VIOLAZIONE DEL RAPPORTO CONTRATTUALE CON OGNI CONSEGUENZA DI LEGGE.

© A norma di legge il presente elaborato non potrà essere riprodotto né consegnato a terzi per usi diversi da quelli di destinazione senza l'autorizzazione scritta del titolare dello studio.



FARTICOLARE "1"

Derivazione da condotta adduttrice con saracinesca d'intercettazione sottosuolo - scala 1:20

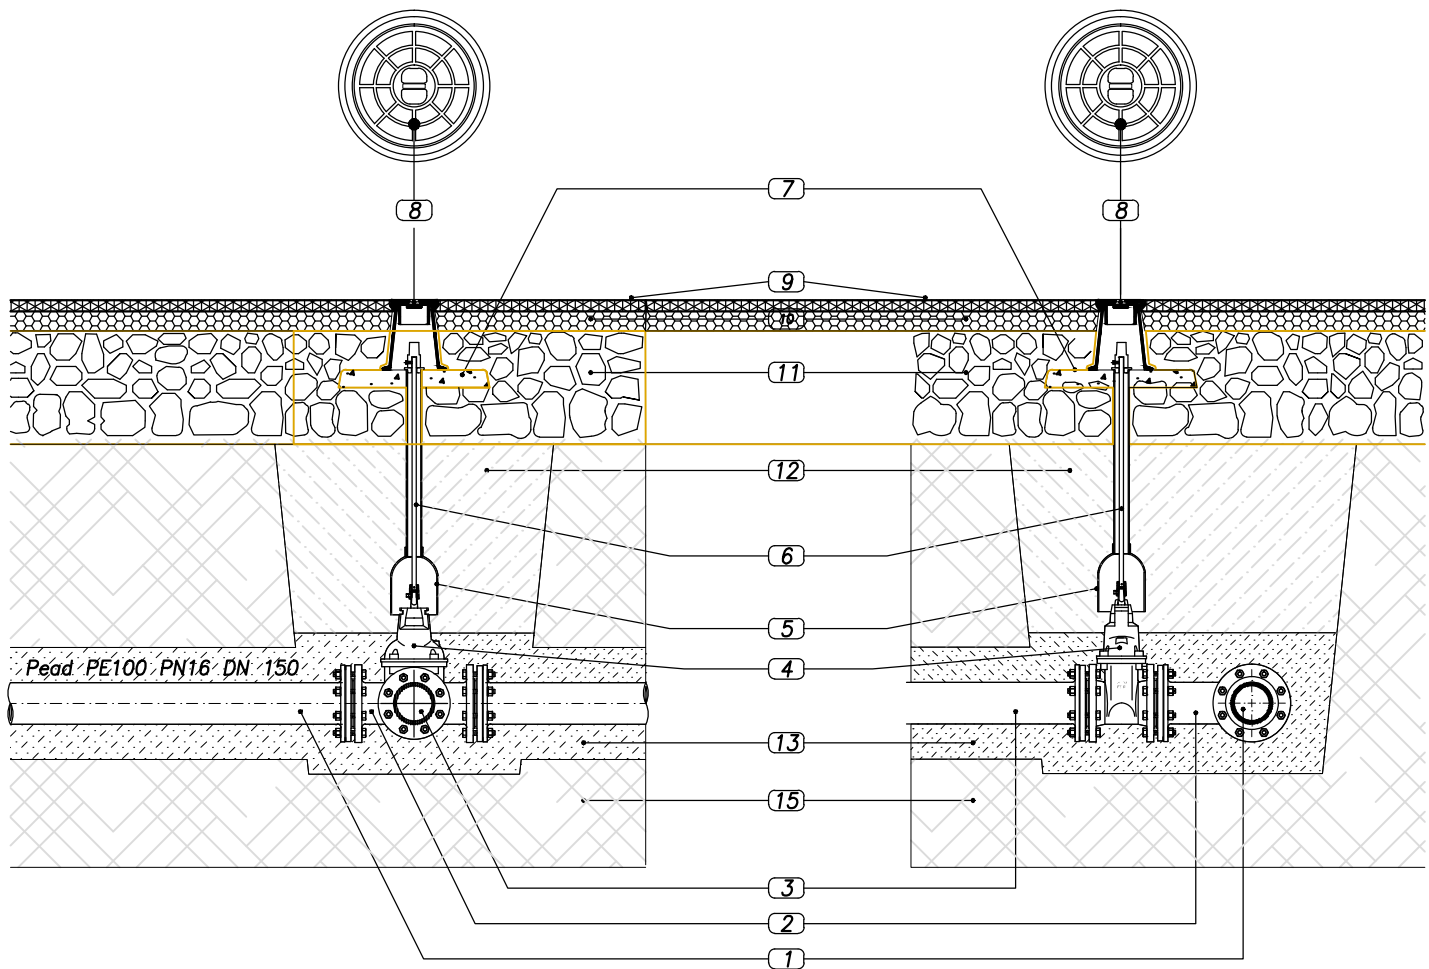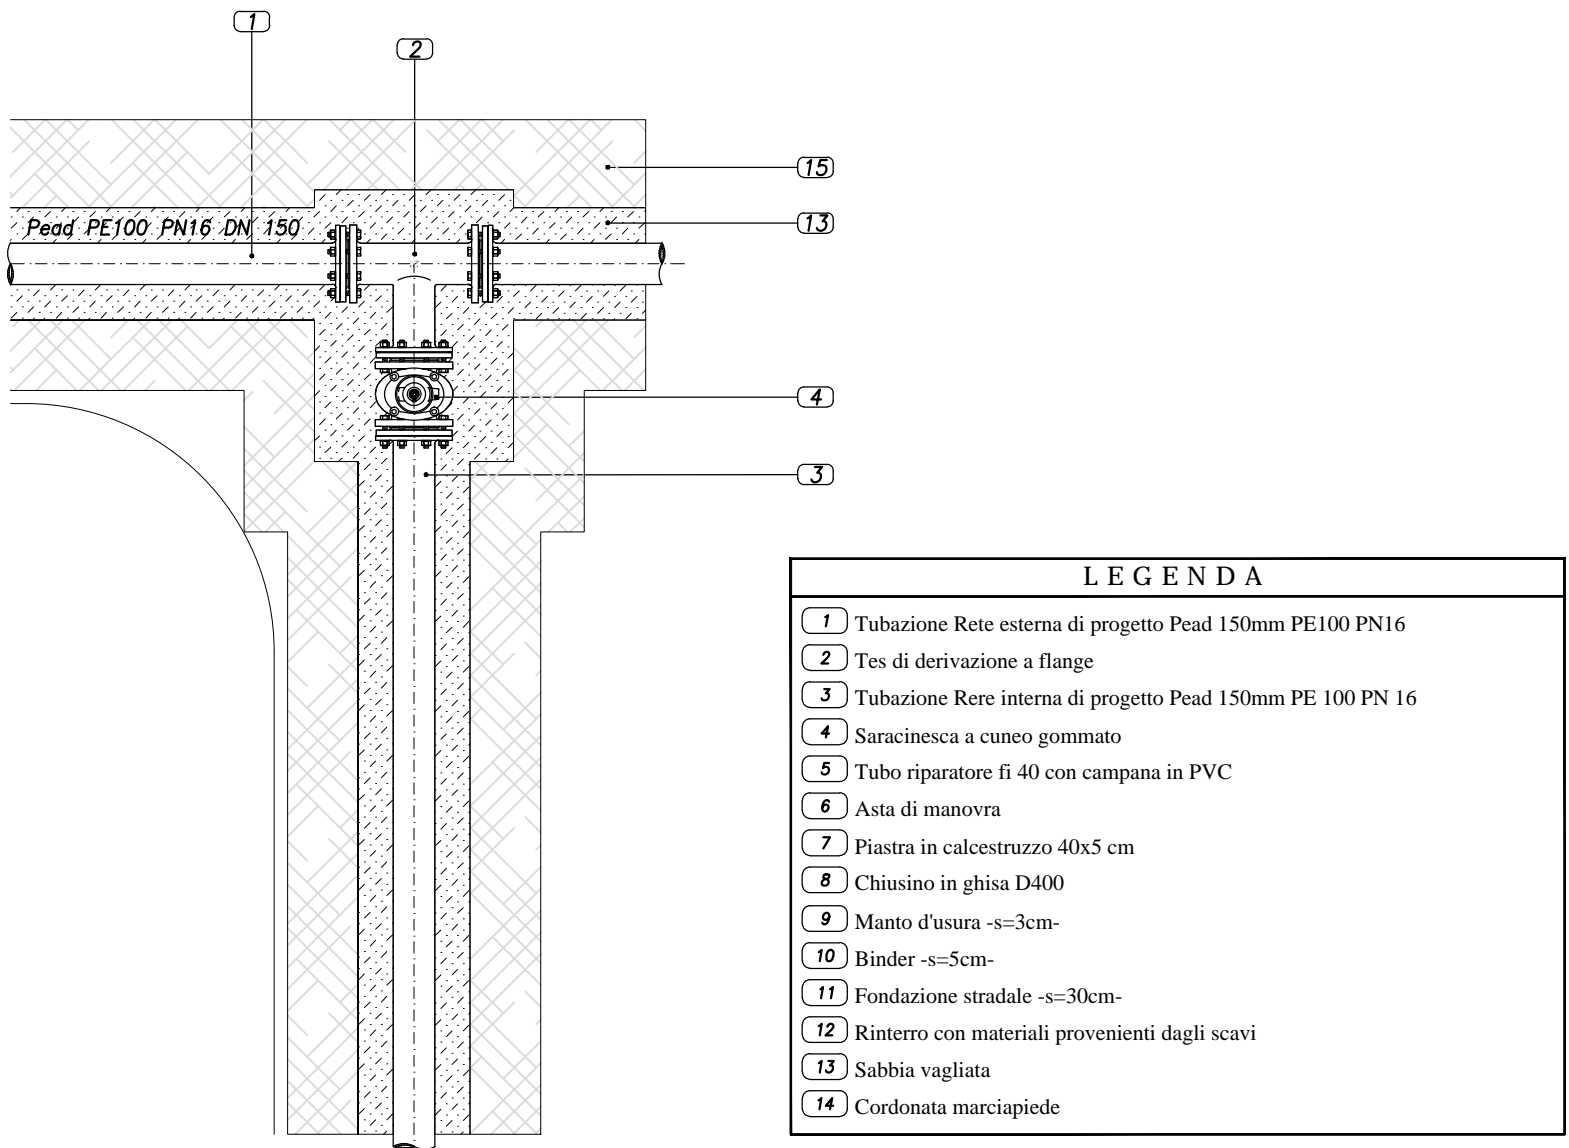


FARTICOLARE "2"

Pozzetto di scarico re idrica - scala 1:20

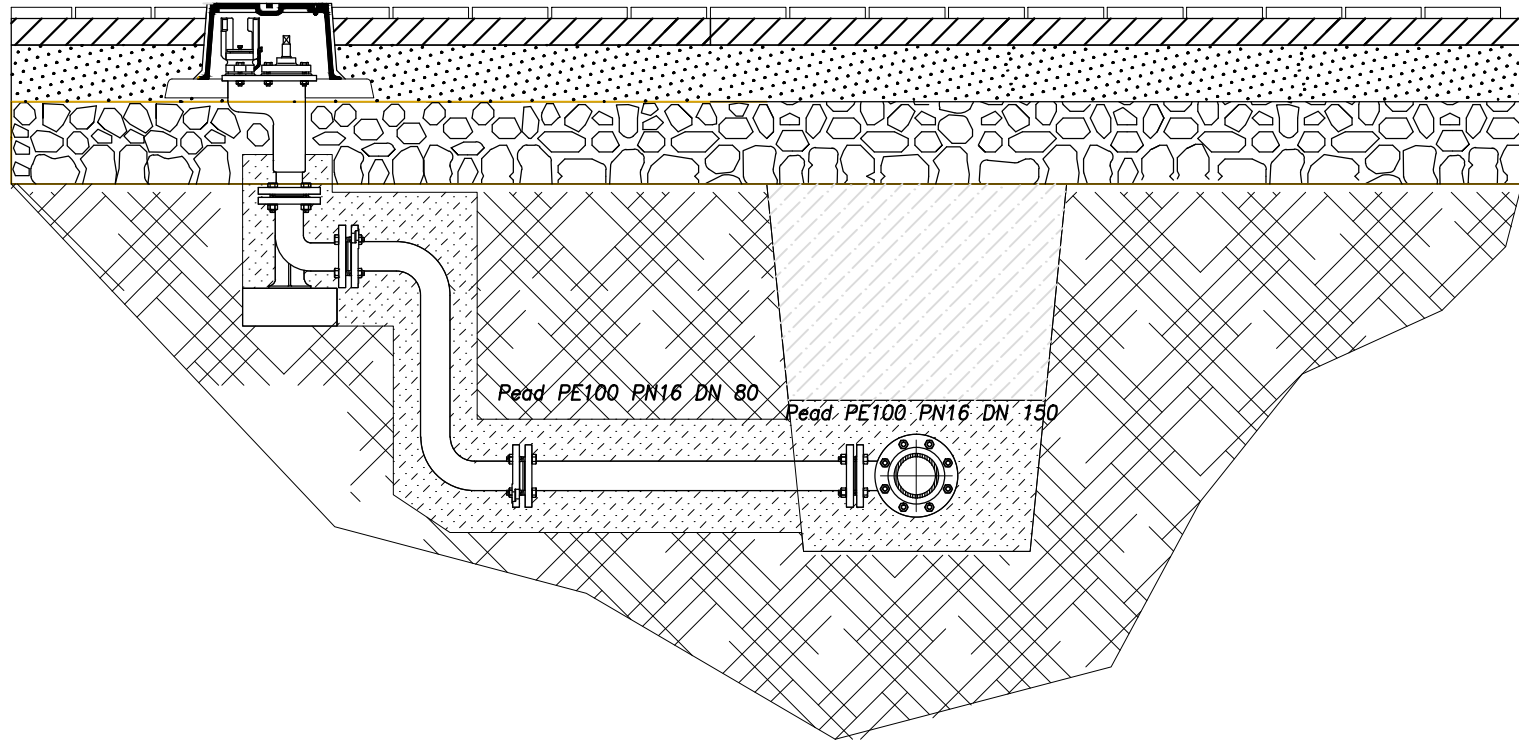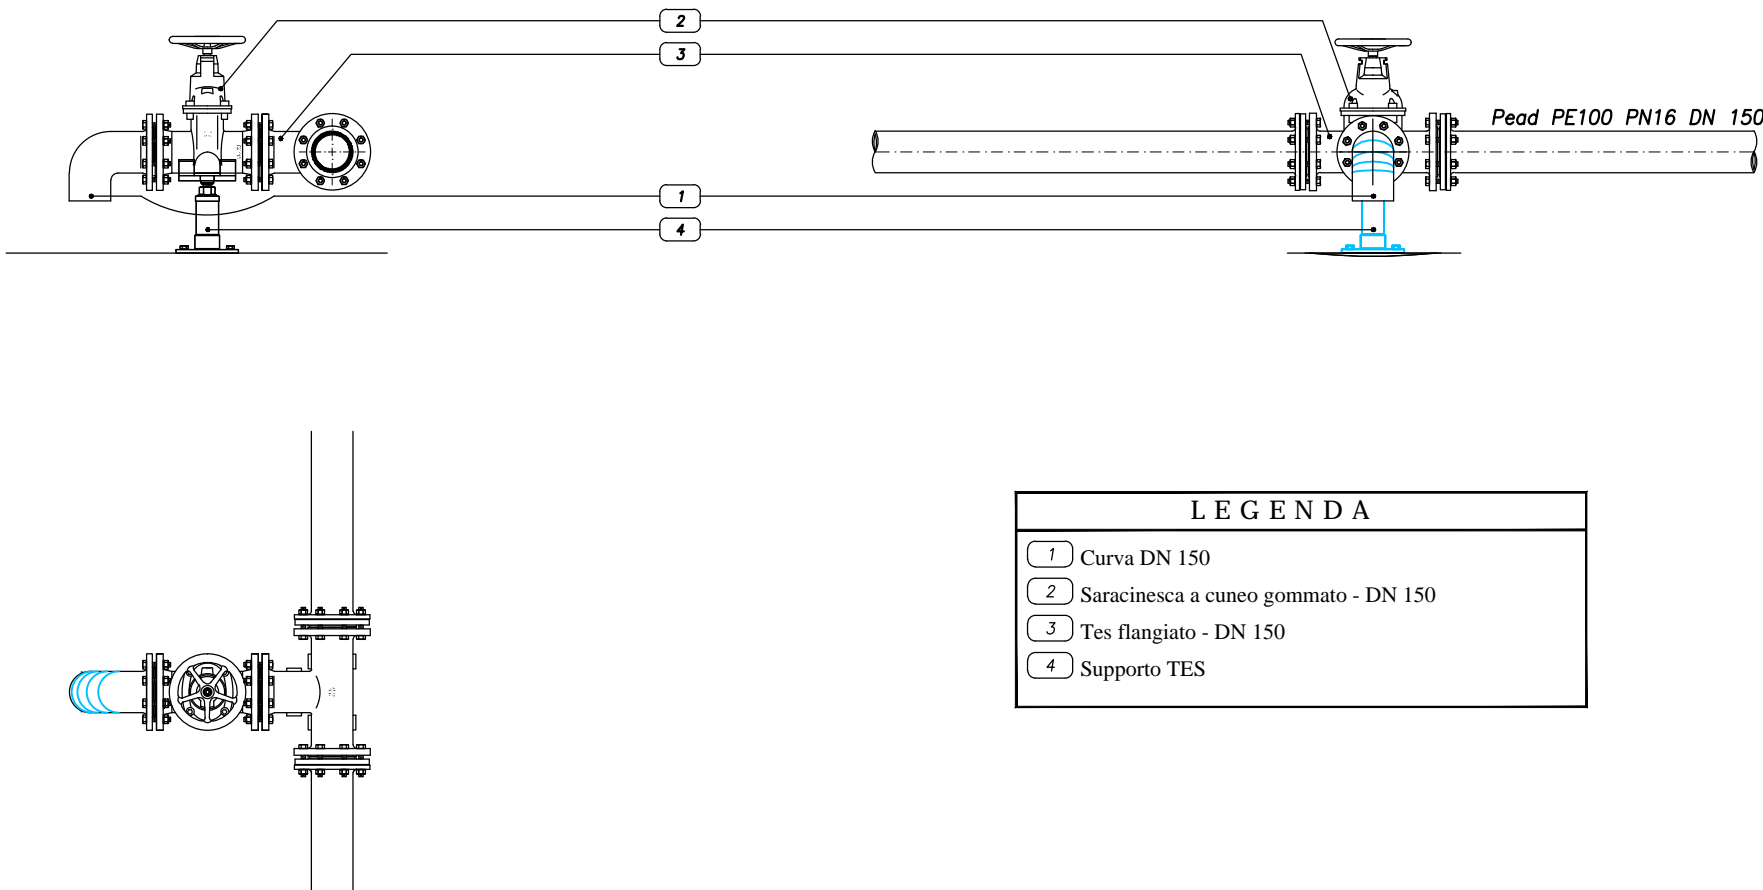


FARTICOLARE "4"

Saracinesca a cuneo gommato GS a vite esterna (corpo piatto DN 150) - scala 1:5

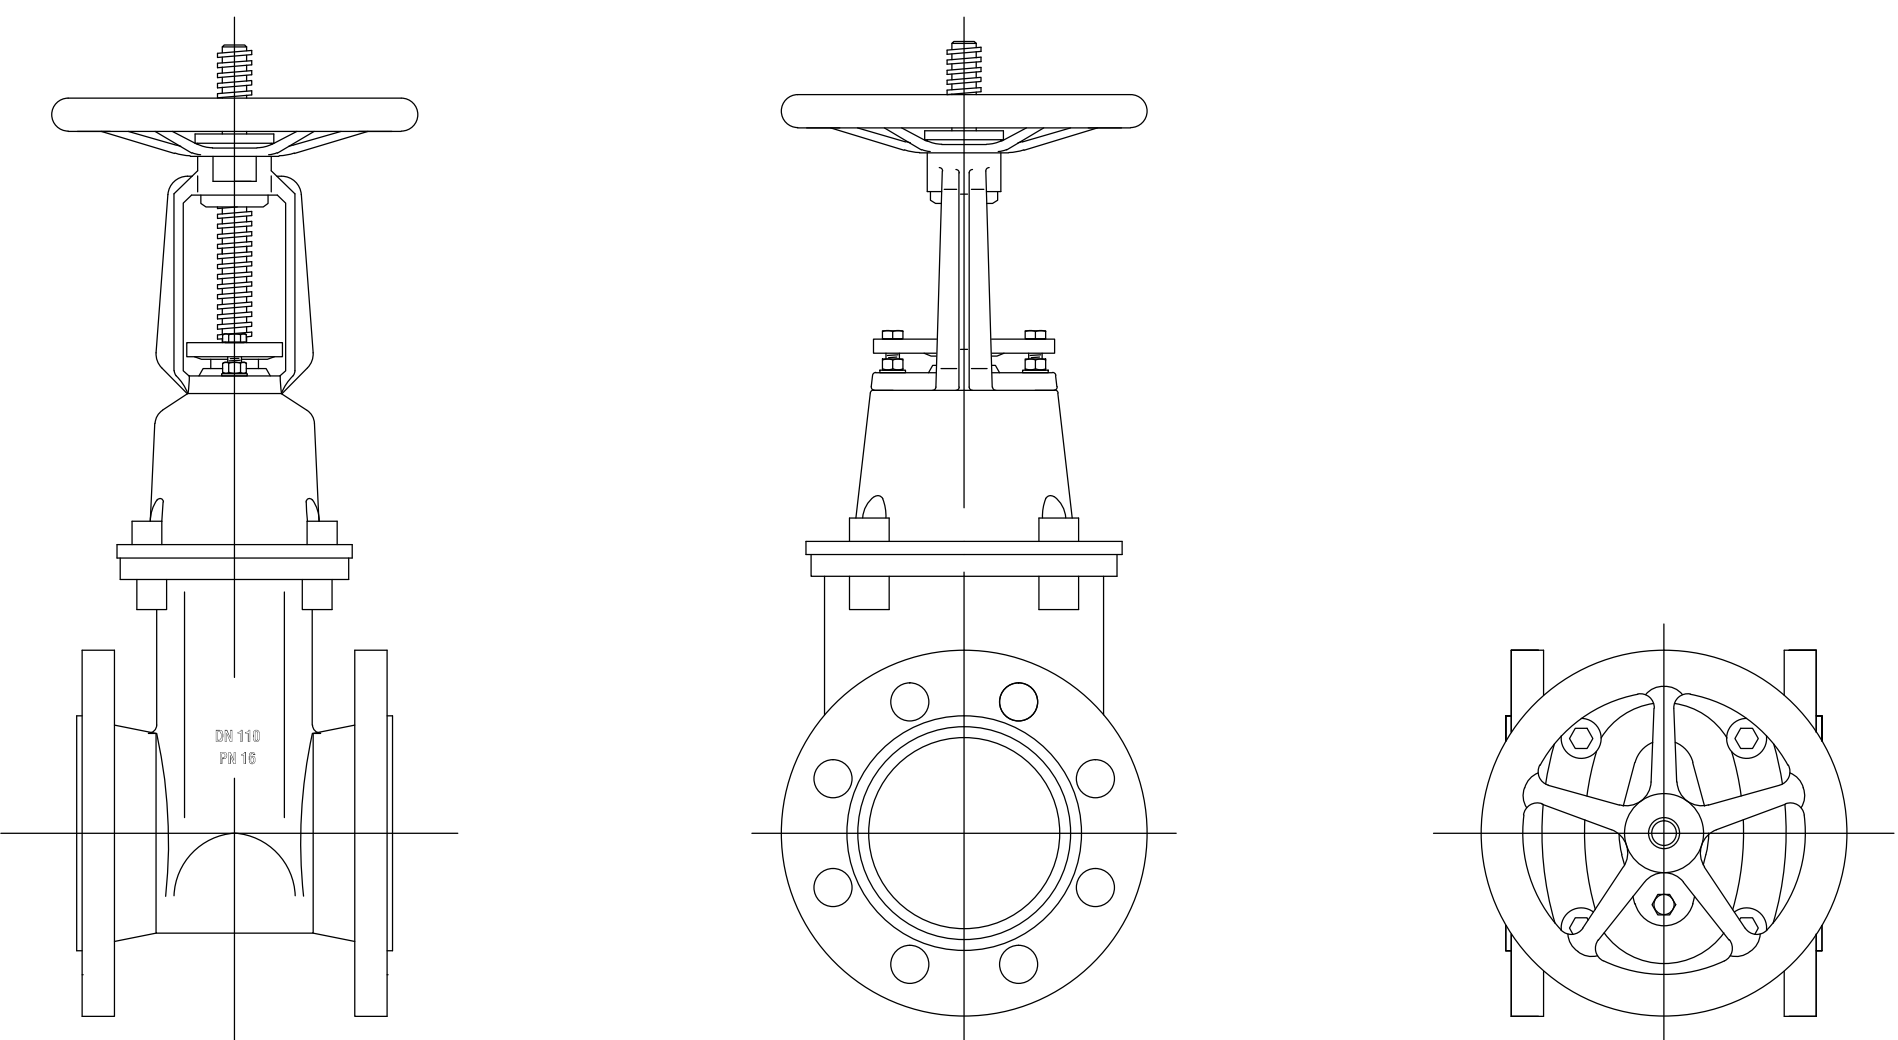

FARTICOLARE "1"

Idranti antincendio soprassuolo in ghisa - scala 1:5

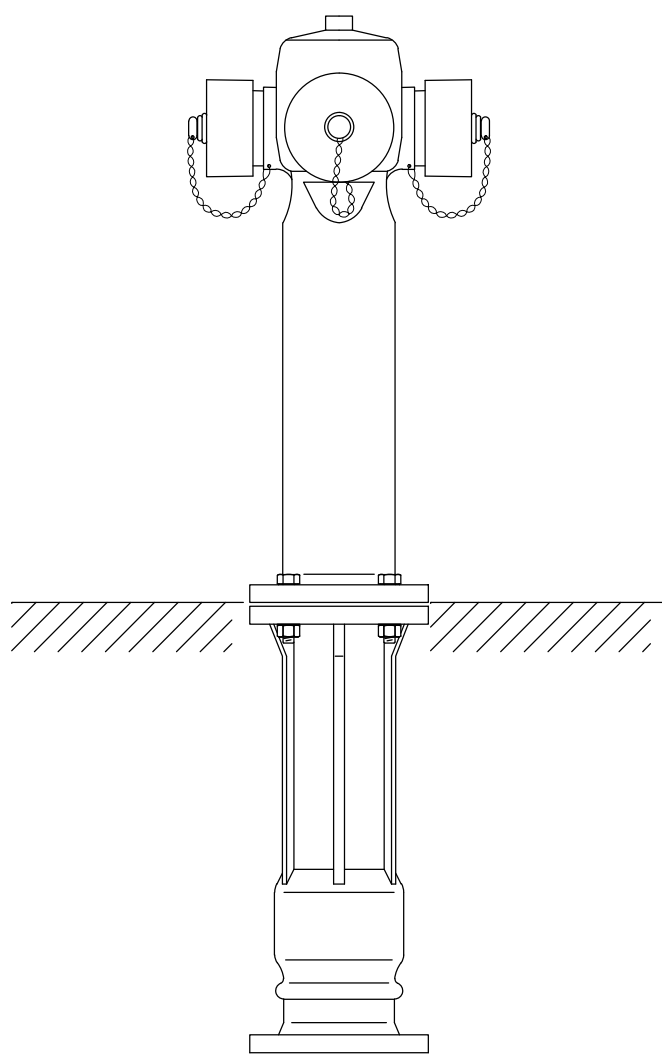

Irrigatore per giardino tipo "pop-up"

